


ERLÄUTERUNG

- Regenwasser-kanal
- Schmutzwasser-kanal
- RW-Hausanschlußleitung
- SW-Hausanschlußleitung
- ⊙ RW-Schacht
- ⊙ SW-Schacht
- RW-Fließrichtung
- Straßeneinlauf
- RW-Rohrquerschnitt in mm
- RW-Rohrmateri
- RW-Haltungslänge in m
- RW-Leitungslänge in m
- RW-Sohlgefälle in ‰
- R3 RW-Schacht Nr
- D 100.0 RW-Schacht deckelhöhe
- S 188.16 RW-Schachtsohlhöhe
- L RW-Einlaufstützen im Rohr rechts bzw. links
- A RW-Einlaufstützen im Rohr rechts bzw. links

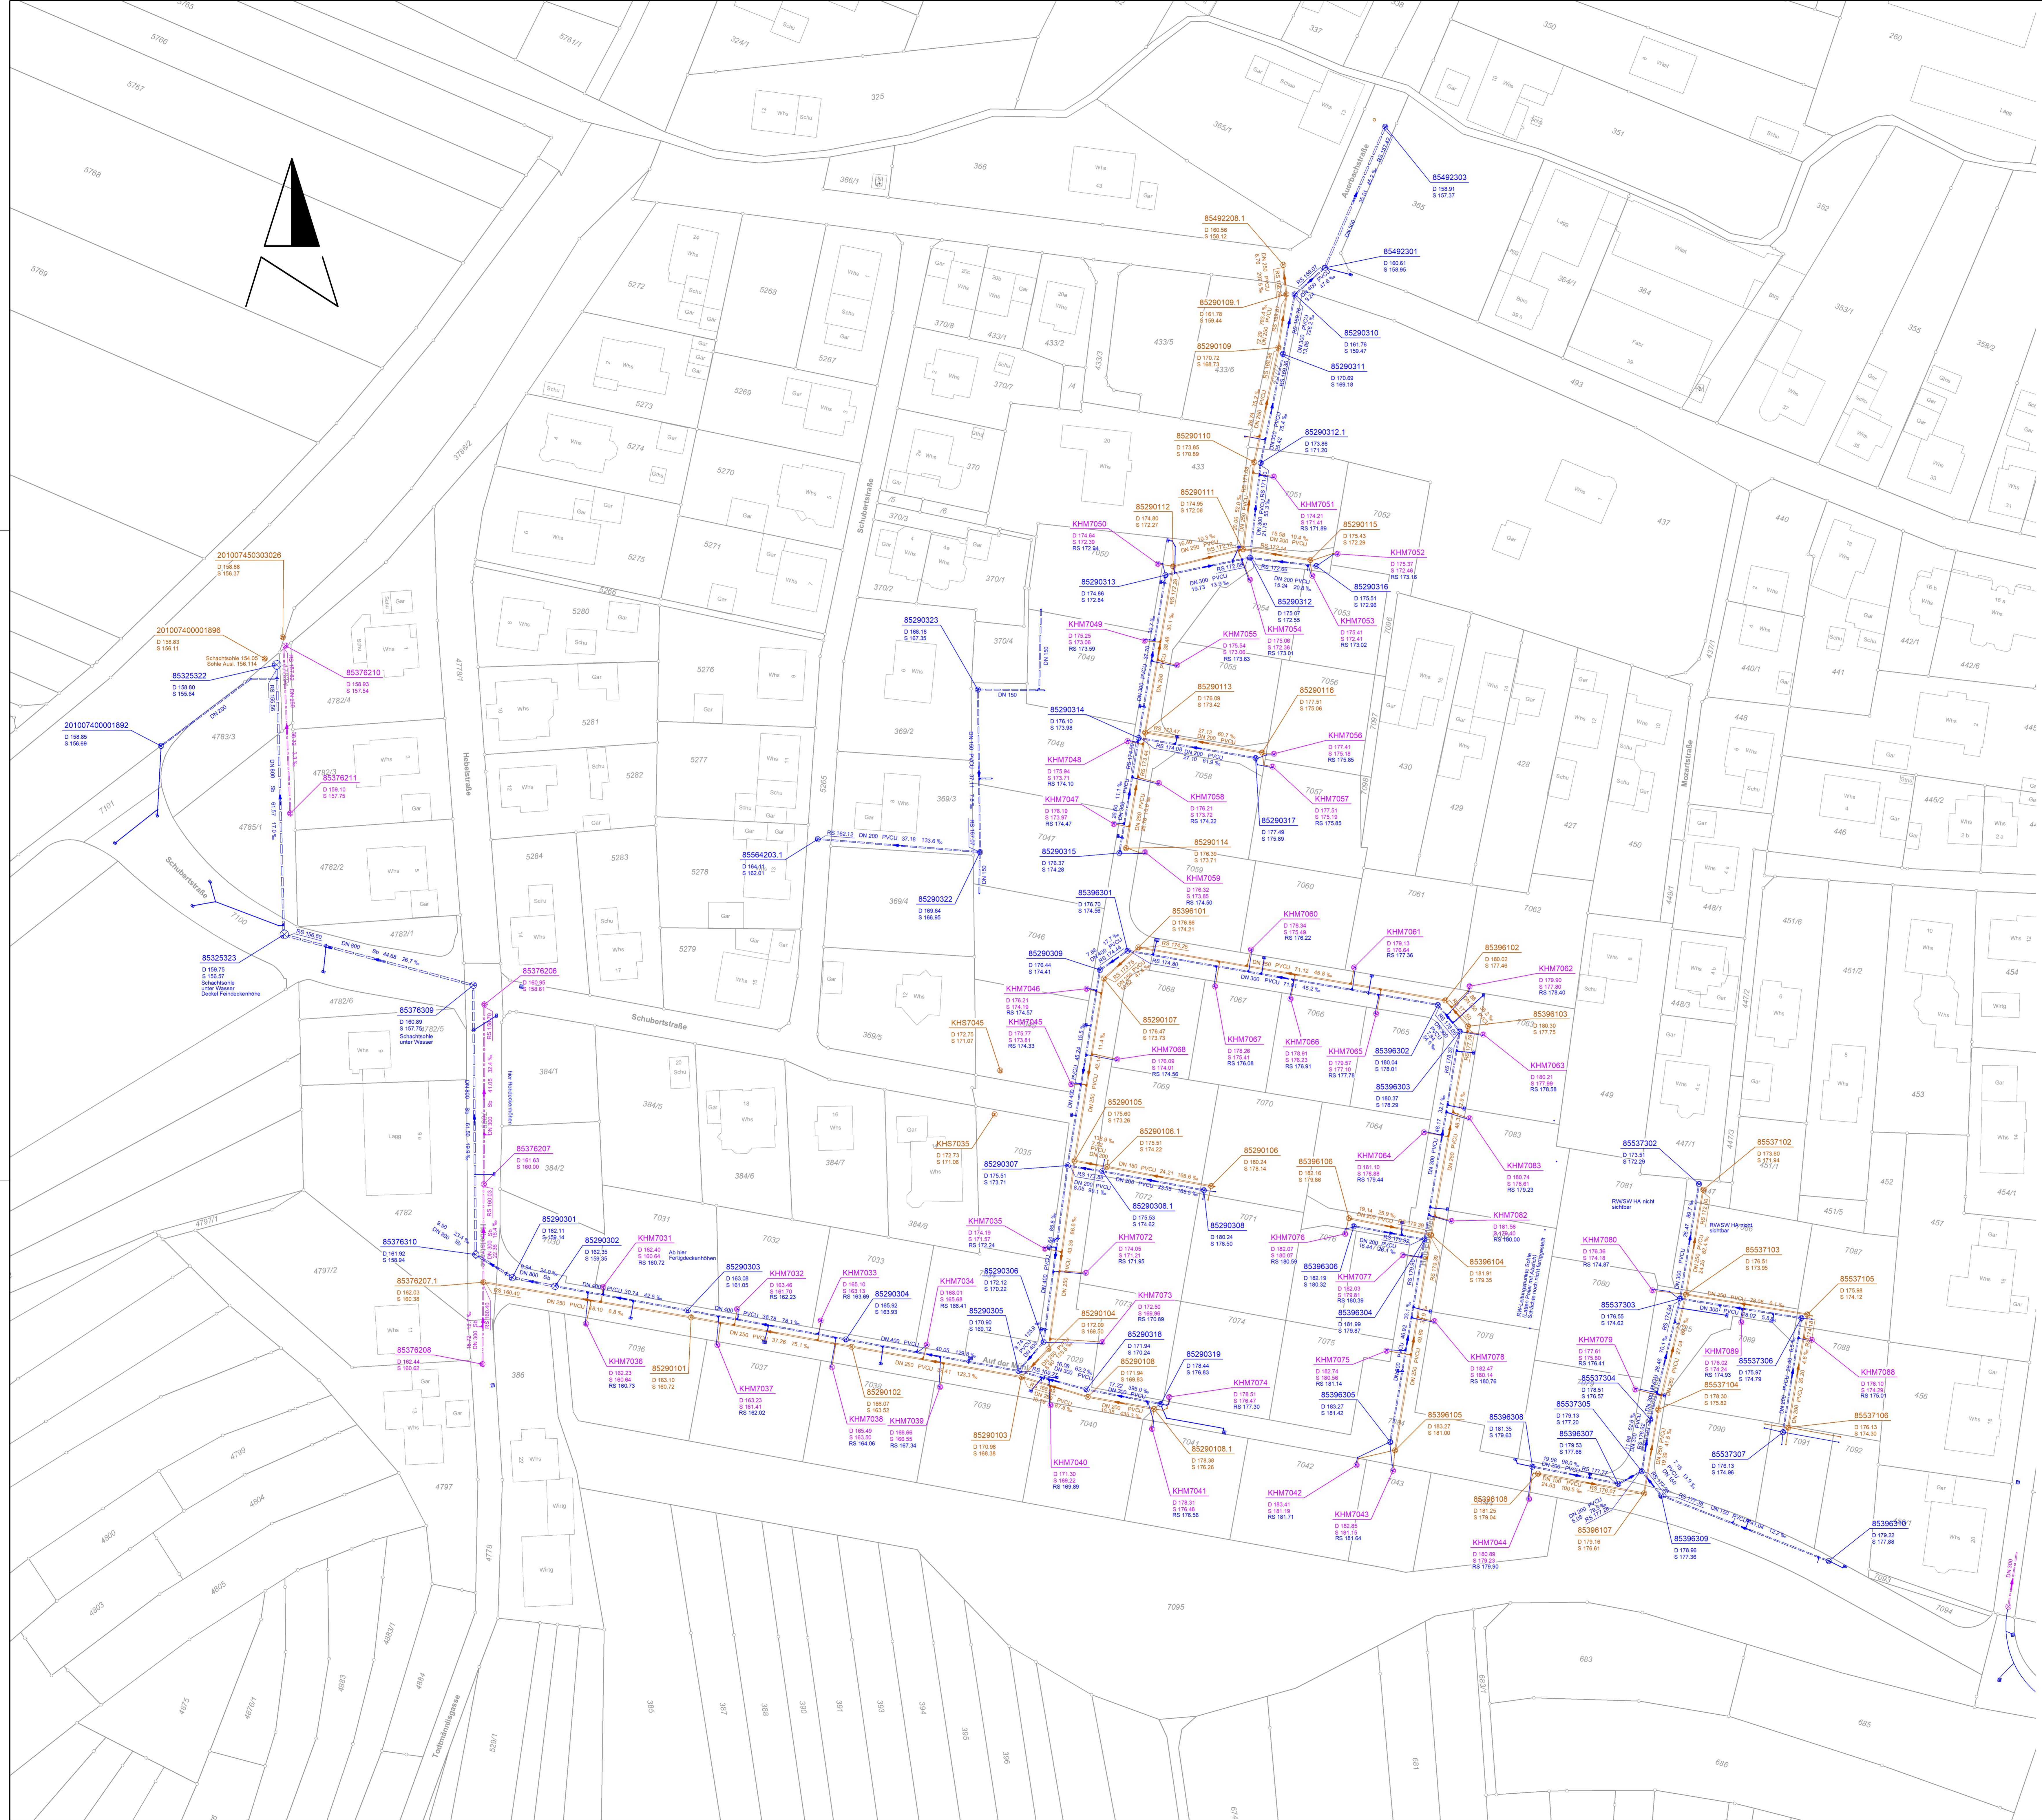

VORABZUG	Anlage - Plan-Nr. 1
GEMEINDE FRIESENHAIM ORTSTEIL OBERSCHOPFHEIM ERSCHLIESSUNG BAUGEBIET „AUF DER MÜHL“	
Projekt: 2010-074	
Maßstab: 1: 500	
Blattinhalt: LAGEPLAN - BESTAND KANAL	Datum: 05/18 AN Gez.: 06/18 STO
Auftraggeber:	Planverfasser: ZINK INGENIEURE Ingenieur für Tief- und Wasserbau
Datum:	Stempel / Unterschrift Datum: 29.06.18 Projekt-Nr. 1-7766 Lauf- Tafel 024-2-F4-26